


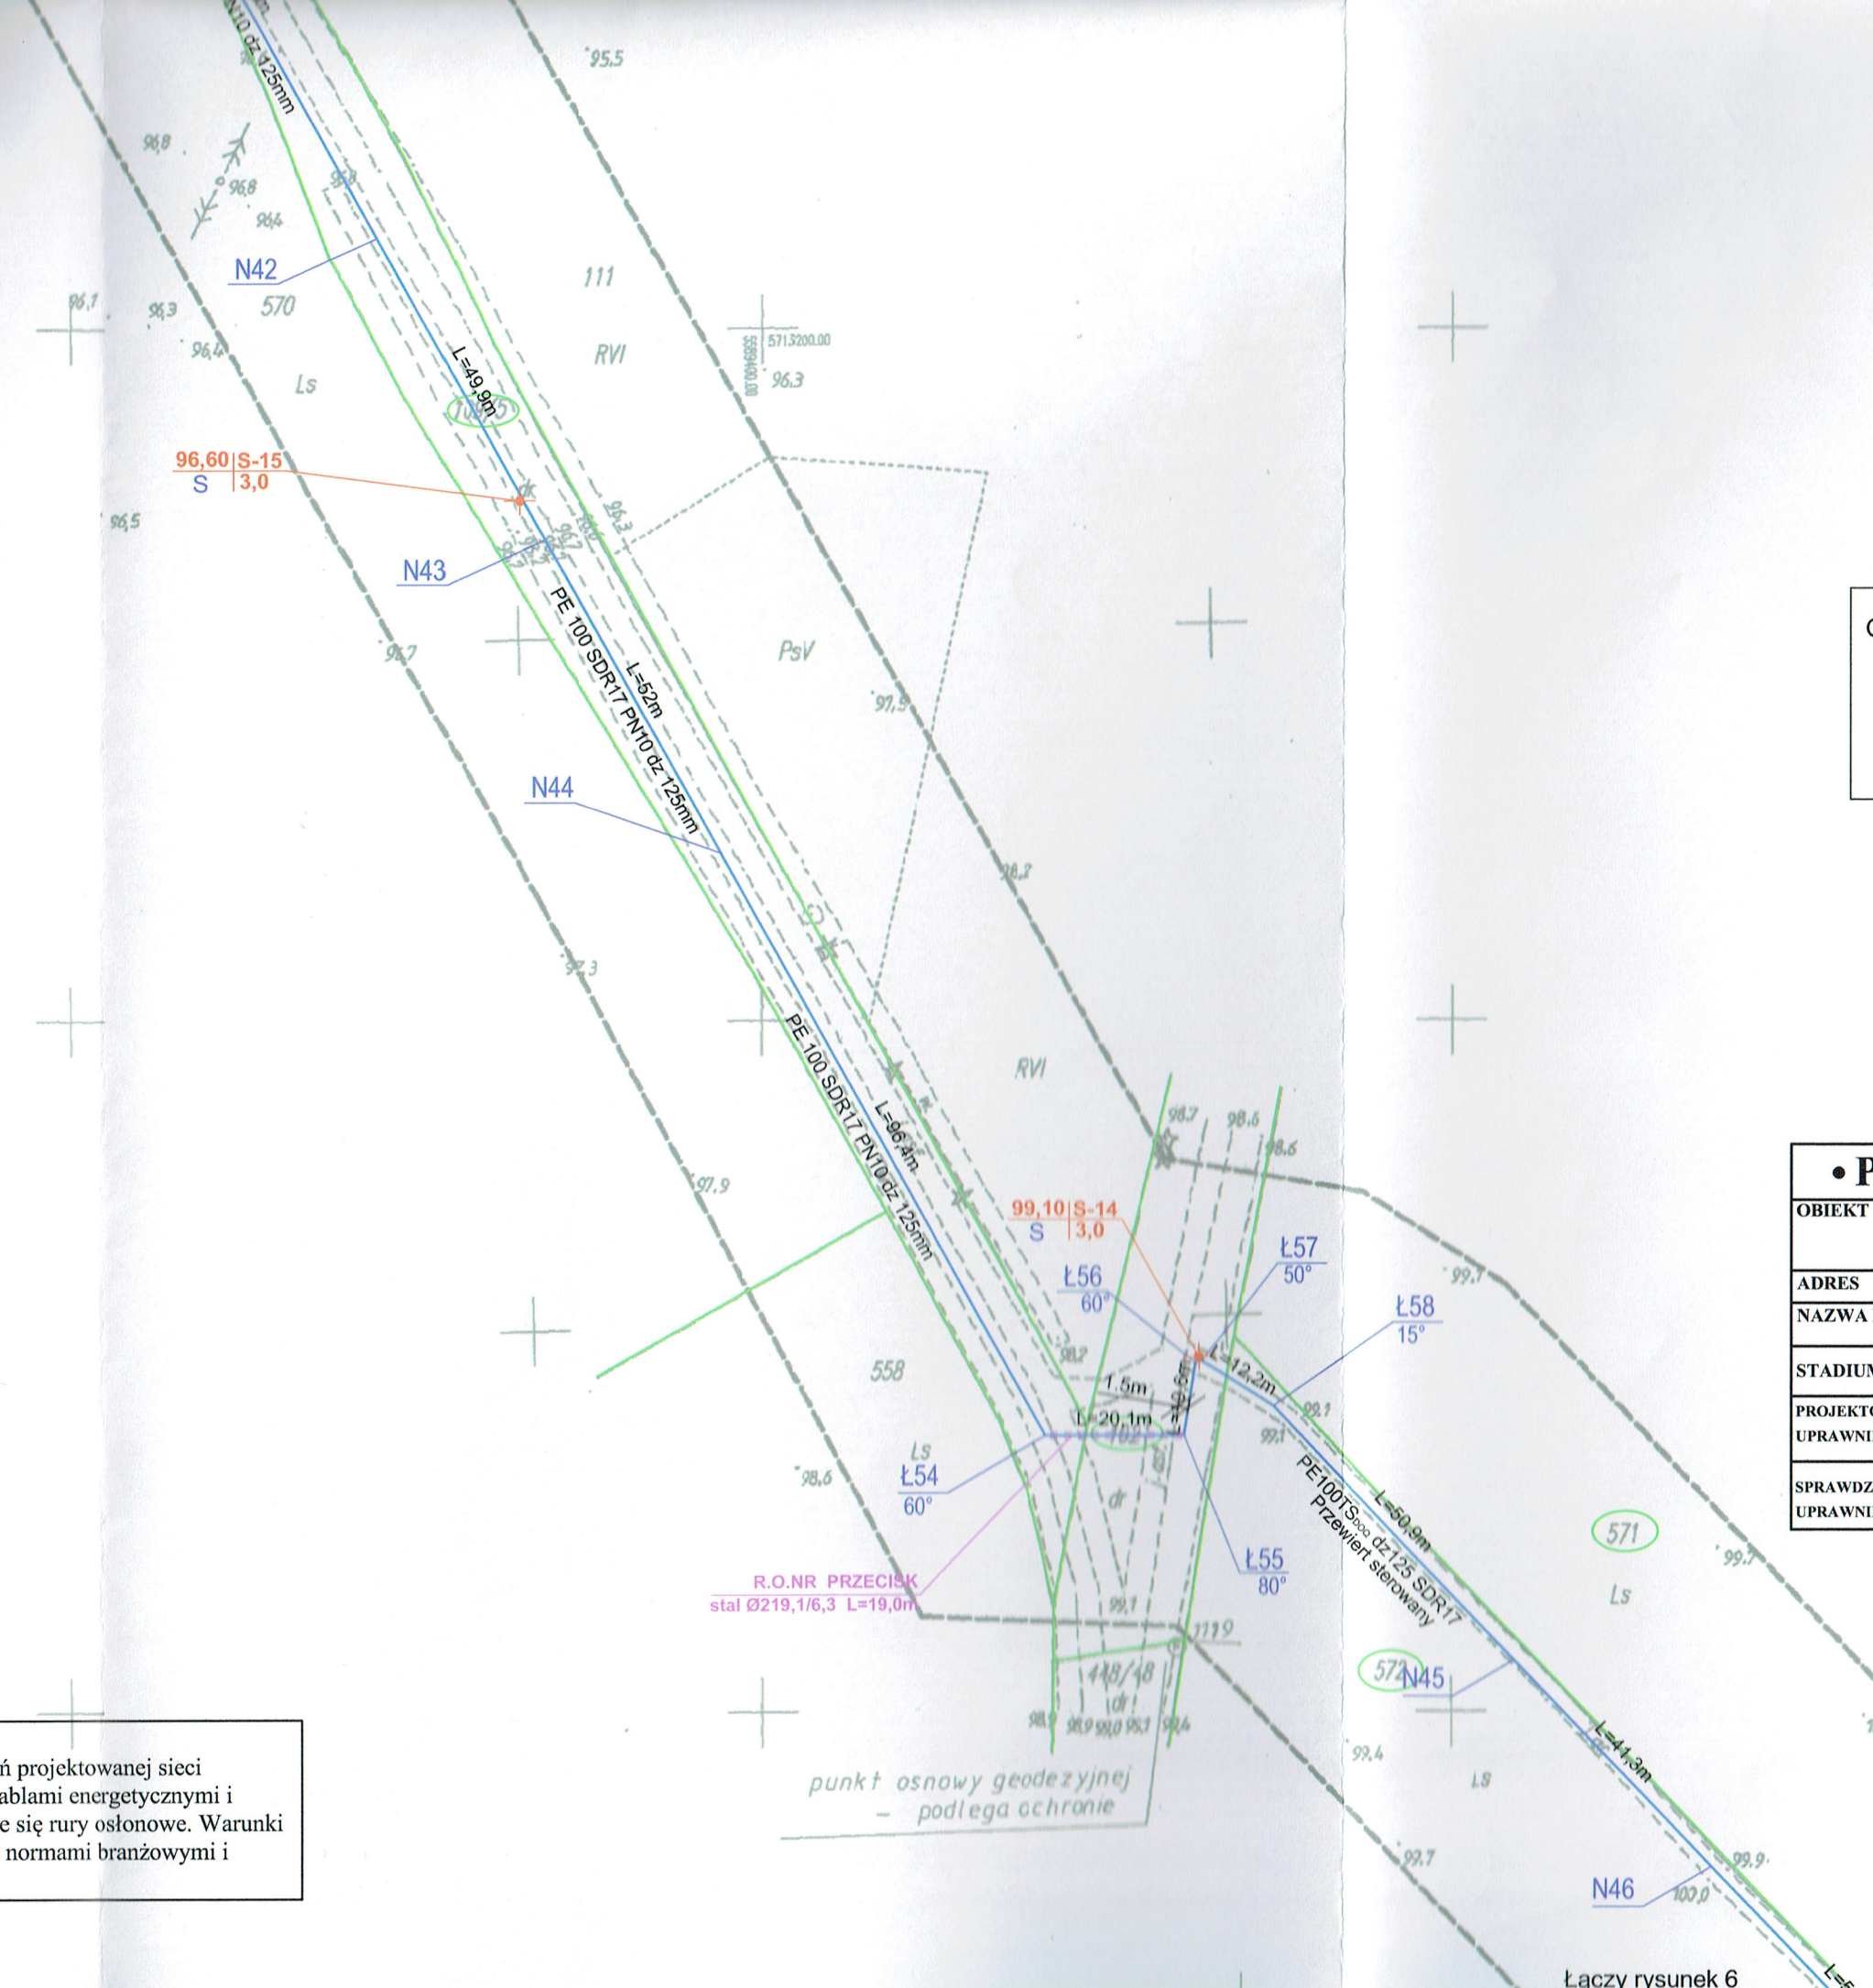

OZNACZENIA		
WYKONANE SONDY GEOTECHNICZNE		
Rzędna terenu (m n.p.m.)	nr sondy geotech.	83,40 S-31
głęb. lustra wody (rzędna m n.p.m.)	głębokość (m p.p.t.)	52,25 3,0
		2,10

OZNACZENIA	
—	Sieć wodociągowa - projektowana
W	Węzły wodociągowe
Z	Zasuwa projektowana
Ł, N	Łuk - projektowany
---	Rura ochronna - projektowana
---	Granice działek

• PROJFIT •		ZAKŁAD PROJEKTOWO - USŁUGOWY w Zielonej Górze		
OBIEKT		Sieć wodociągowa łącząca wodociąg Rudna Energetyka z wodociągiem Wysokie i Gawronki		
ADRES	gm. Rudna, woj. dolnośląskie			
NAZWA RYSUNKU		Projekt zagospodarowania terenu		
STADIUM	PBW	BRANŻA SANITARNA		SKALA 1:1000
PROJEKTOWAŁ UPRAWNIENIA	inż. Grzegorz RUDOMINO instalacyjno-inżynieryjne 75/77/Zg	2016-09	PC.	RYS. NR 5
SPRAWDZIŁ UPRAWNIENIA	mgr inż. Zenon SZLACHETKA instalacyjno-inżynieryjne 86/87/Zg	2016-09	mm.	EGZ. NR

WAGA!
w miejscach zbliżeń i skrzyżowań projektowanej sieci
wodociągowej z istniejącymi kablami energetycznymi i
telekomunikacyjnymi projektuje się rury osłonowe. Warunki
montażu i lokalizacji zgodnie z normami branżowymi i
godnieniami.

Z up. ZARZĄDCA POWIATU
Dyrektor Powiatowego Ośrodka Dokumentacji Geodezyjnej i Kartograficznej

Łączy rysunek 6