


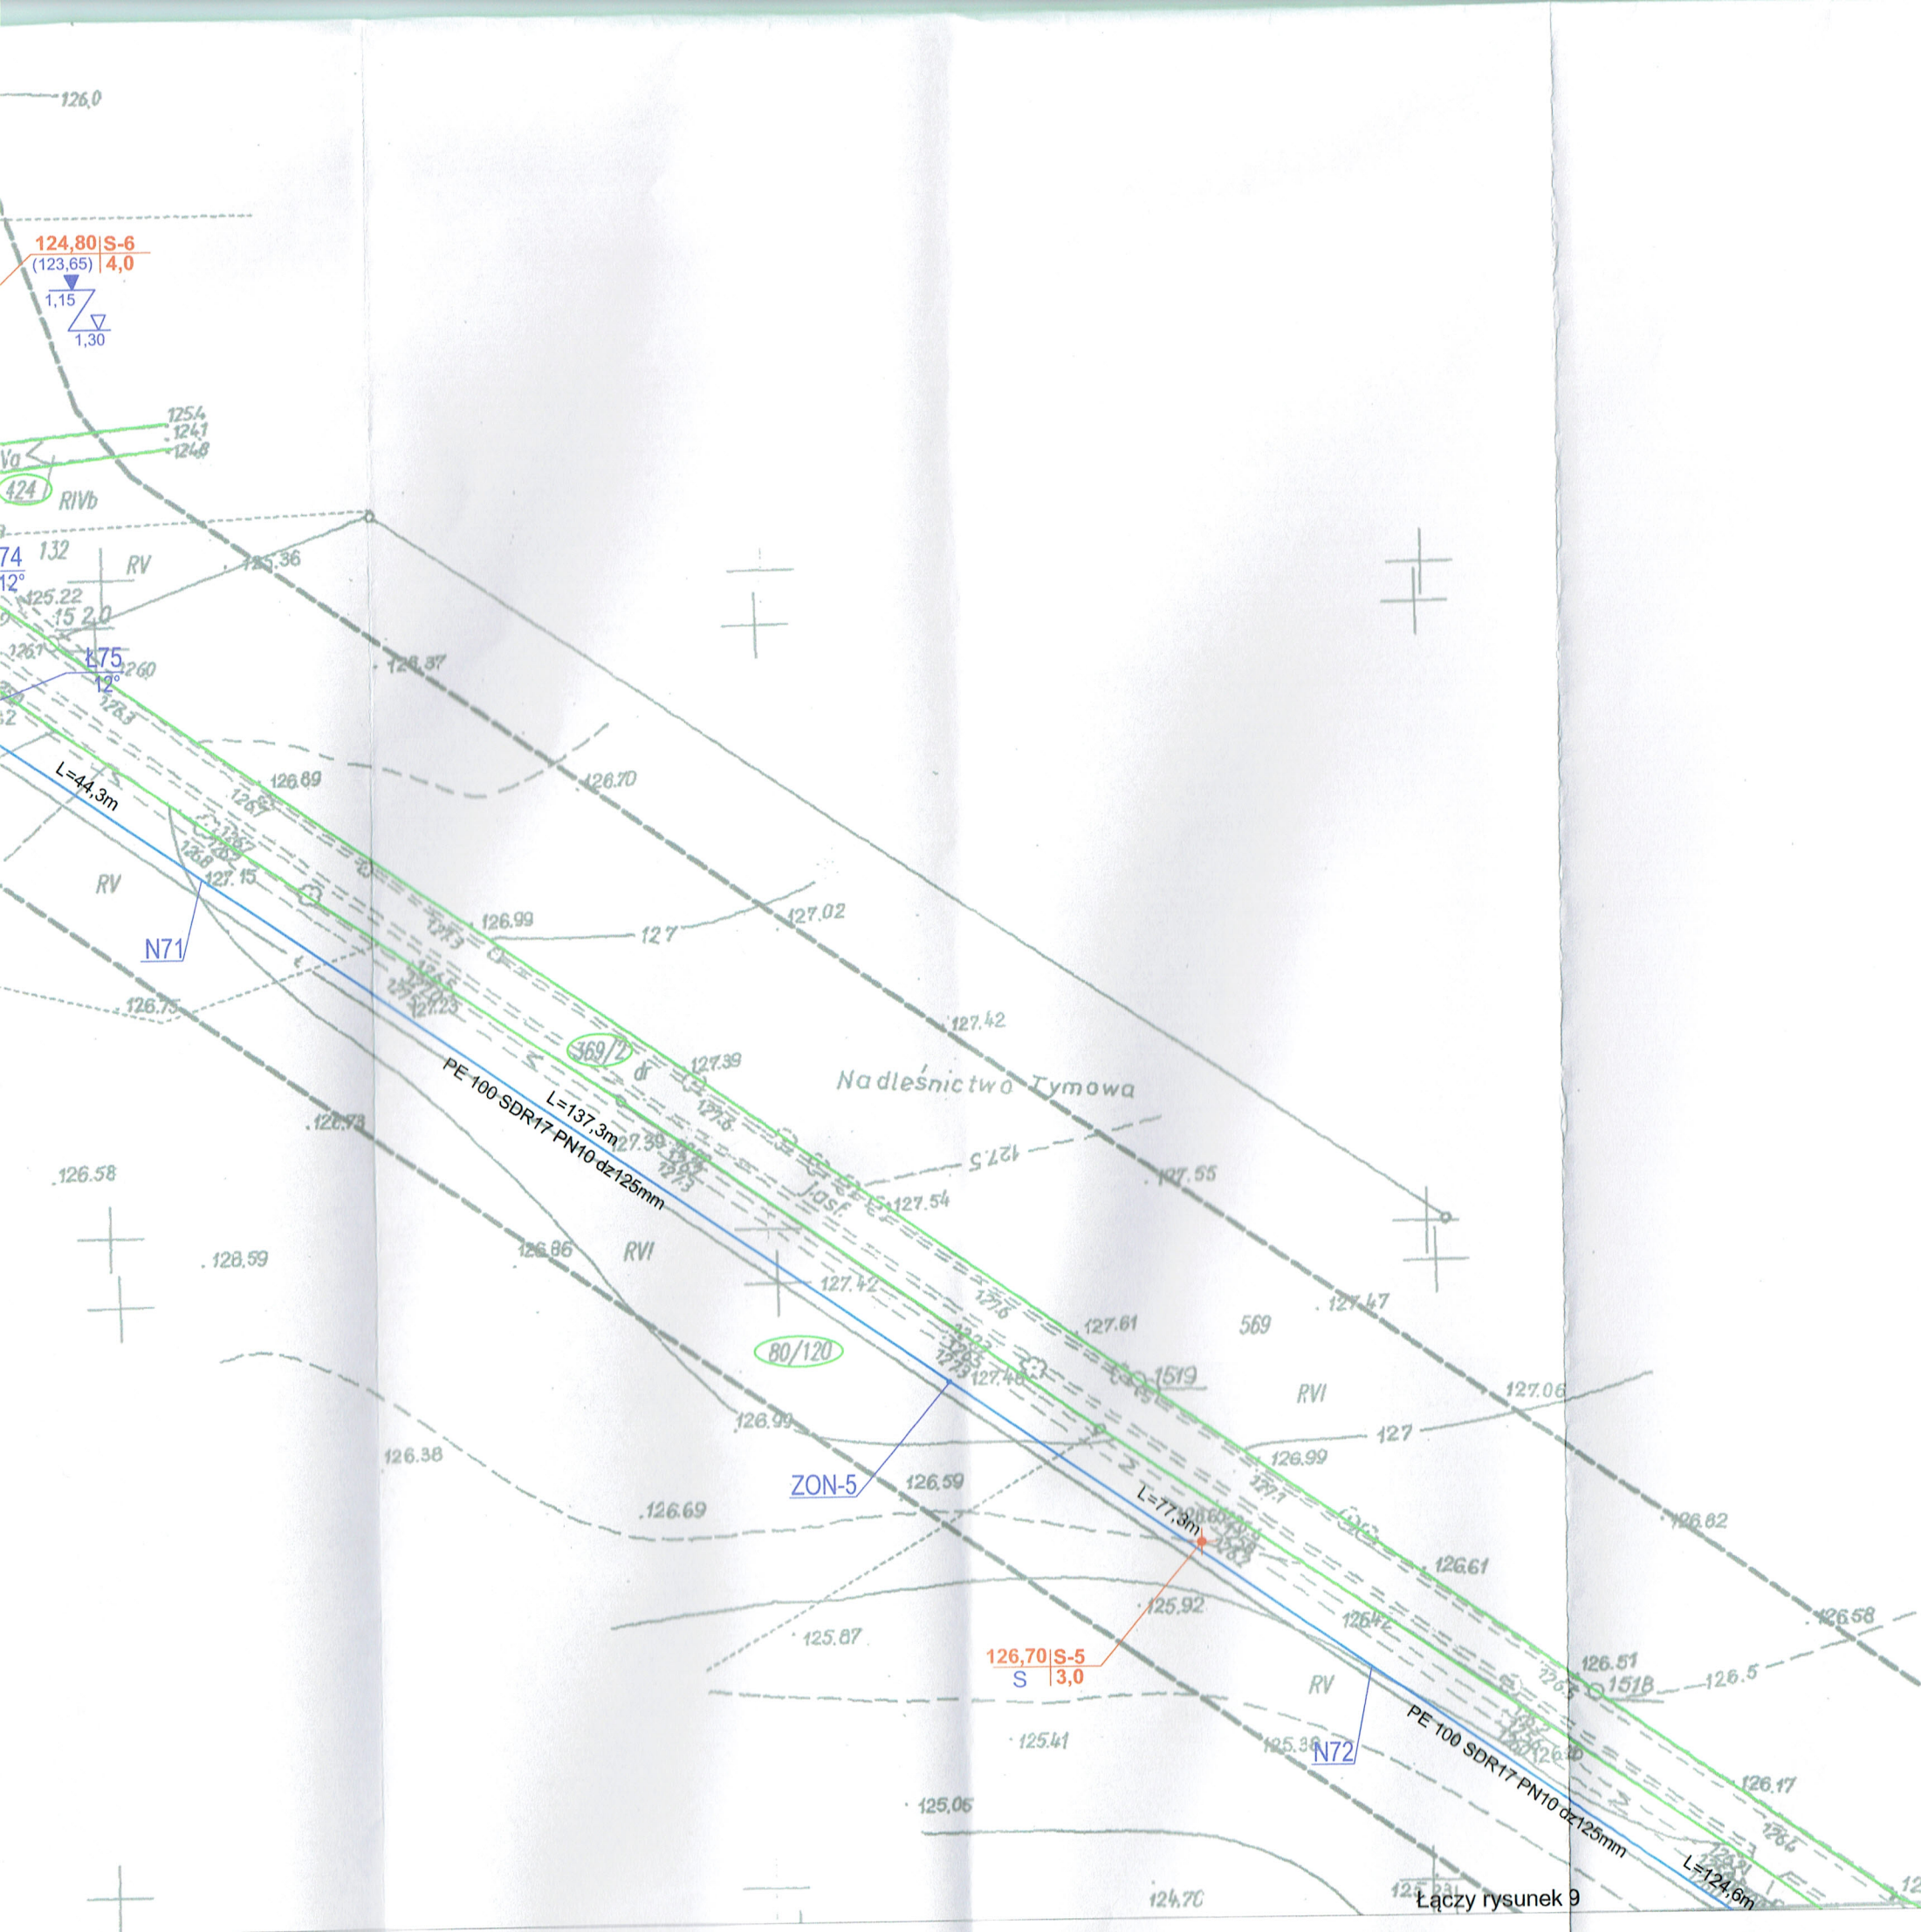

Starosta Lubliński  
STAROSTWO POWIATOWE W LUBINIE  
POWIATOWY OŚRODEK DOKUMENTACJI GEODEZYJNEJ I KARTOGRAFICZNEJ  
Poświadczam, że niniejszy dokument został opracowany w wyniku  
prac geodezyjnych i kartograficznych, których rezultaty zawiera operat  
techniczny wpisany do ewidencji materiałów państwowego zasobu  
geodezyjnego i kartograficznego  
P.0211 2016-1290  
(identyfikator ewidencyjny materiału zasobu - operatu technicznego)  
12.08.2016  
Z up. Starosty Lublińskiego  
(Data wpisania operatu technicznego  
do ewidencji materiałów zasobu)  
Małgorzata Leopolska-Leśna  
Kierownik Powiatowego Ośrodka  
Dokumentacji Geodezyjnej i Kartograficznej

### OZNACZENIA

#### WYKONANE SONDY GEOTECHNICZNE

| Rzędna terenu (m n.p.m.)               | nr sondy geotech.    | 83,40 S-31          |
|----------------------------------------|----------------------|---------------------|
| głęb. lustra wody<br>(rzędna m n.p.m.) | głębokość (m p.p.t.) | (52,25) 3,0<br>2,10 |

### OZNACZENIA

- Sieć wodociągowa - projektowana
- W Węzły wodociągowe - projektowane
- Z Zasuwa - projektowana
- Ł Łuki - projektowane
- Z Zawór odpow.-napow. - projektowany
- R Rura ochronna - projektowana
- Granice działek

## • PROJFIT.

ZAKŁAD PROJEKTOWO - USŁUGOWY  
w Zielonej Górze

|                            |                                                                                     |                  |     |              |
|----------------------------|-------------------------------------------------------------------------------------|------------------|-----|--------------|
| OBIEKT                     | Sieć wodociągowa łącząca wodociąg Rudna Energetyka z wodociągiem Wysokie i Gawronki |                  |     |              |
| ADRES                      | gm. Rudna, woj. dolnośląskie                                                        |                  |     |              |
| NAZWA RYSUNKU              | Projekt zagospodarowania terenu                                                     |                  |     |              |
| STADIUM                    | PBW                                                                                 | BRANŻA SANITARNA |     | SKALA 1:1000 |
| PROJEKTOWAŁ<br>UPRAWNIENIA | inż. Grzegorz RUDOMINO<br>instalacyjno-inżynieryjne 75/77/Zg                        | 2016-09          | 12. | RYS. NR 8    |
| SPRAWDZIŁ<br>UPRAWNIENIA   | mgr inż. Zenon SZLACHETKA<br>instalacyjno-inżynieryjne 86/87/Zg                     | 2016-09          | 12. | EGZ. NR      |

Z up. Zarządu Powiatu  
Dyrektor Departamentu  
Infrastruktury i Transportu